

Doprowadzenie wody do baterii zakończonych katowymi zaworami odcinającymi DN15xDN15 z filtrem siatkowym


Przewód Ø32 doprowadzenie wody na antresole

Przewody prowadzone w ścianie na wysokości 490/590mm od gotowej posadzki

Zlew gospodarczy zamontowany na wys. 0,70m od posadzki

W40-PE Zasilanie z zewnętrznej sieci wodociągowej

Nr	NAZWA POMIESZCZENIA	POSADZKA	Pow. [m ²]
01	POM. MAGAZYNOWE	gres	22,63
02	POM. TECHNICZNE	gres	51,34
03	POM. DMUCHAW	gres	25,04
04	POM. MAGAZYNOWE	gres	11,25
05	POM. MAGAZYNOWE	gres	12,78
06	POM. NA KONTENER	pos. betonowa	26,67
Suma			149,71

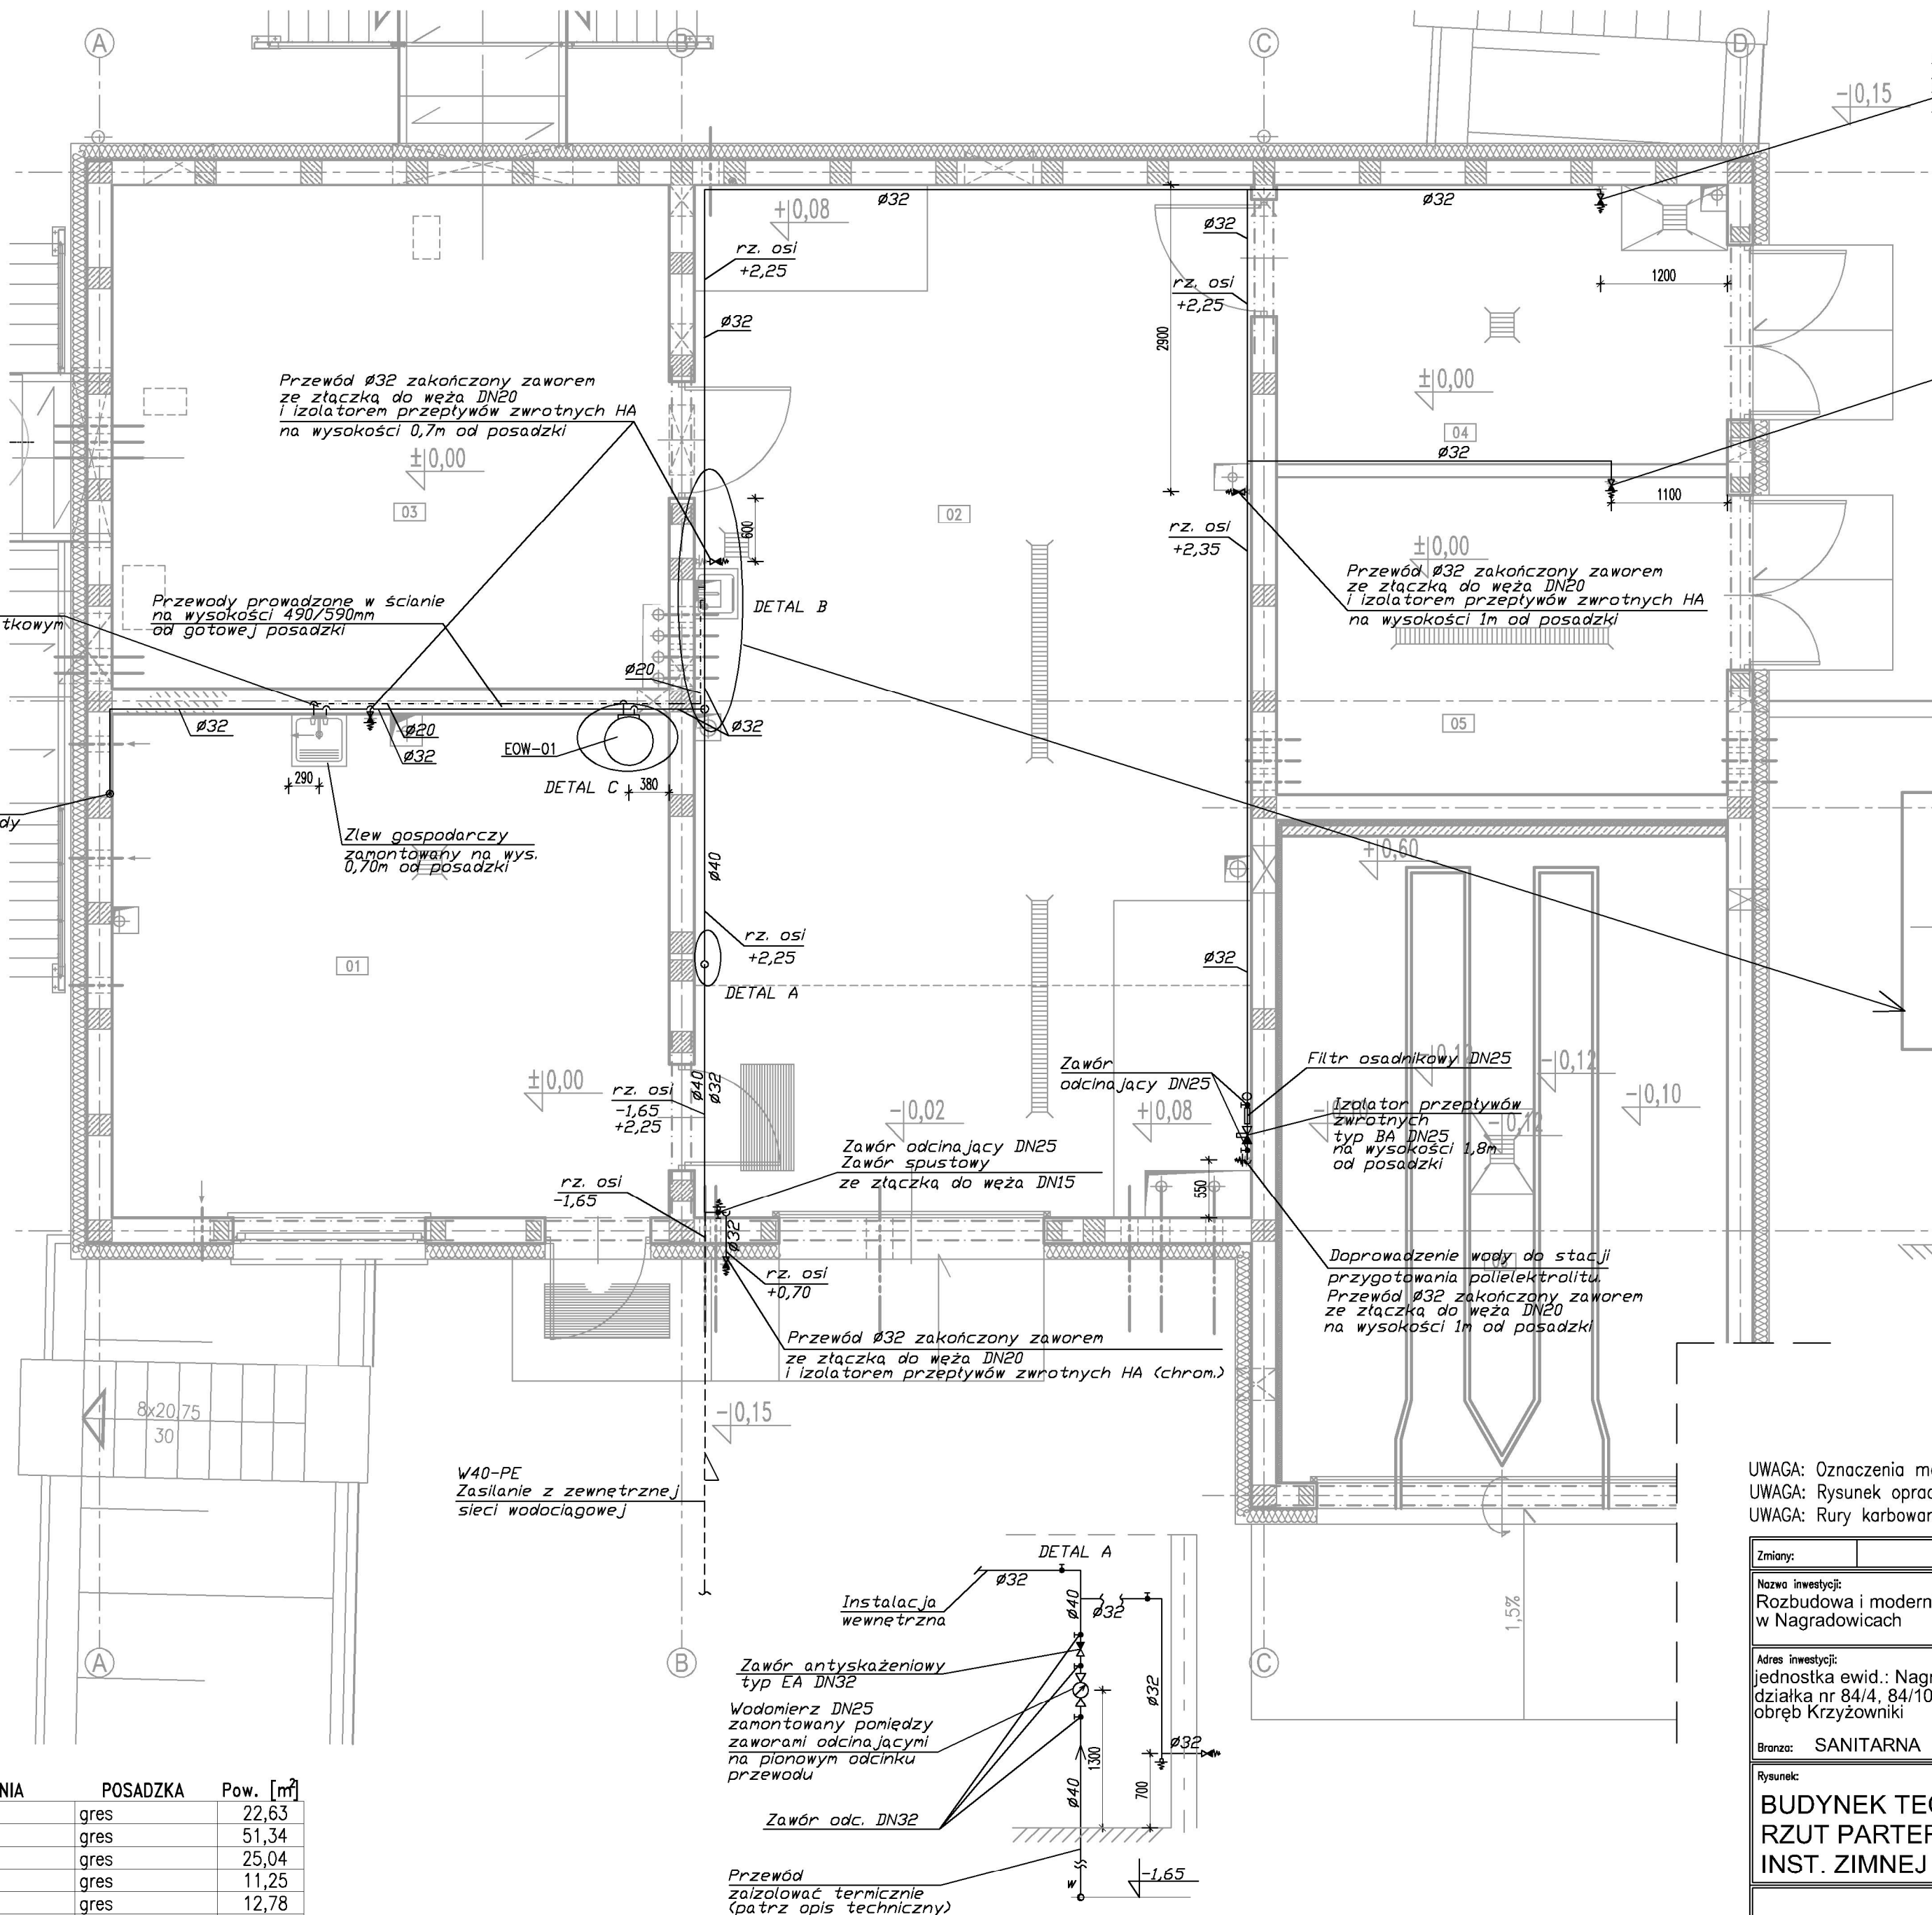

Przewód Ø32 zakończony zaworem ze złączką do weża DN20 i izolatorem przepływów zwrotnych HA na wysokości 0,7m od posadzki

Przewód Ø32 zakończony zaworem ze złączką do weża DN20 i izolatorem przepływów zwrotnych HA na wysokości 0,7m od posadzki

Przewód Ø32 zakończony zaworem ze złączką do weża DN20 i izolatorem przepływów zwrotnych HA na wysokości 1m od posadzki

Filtr osadnikowy DN25

Izolator przepływów zwrotnych typ BA DN25 na wysokości 1,8m od posadzki

Doprowadzenie wody do stacji przygotowania polielektrolitu. Przewód Ø32 zakończony zaworem ze złączką do weża DN20 na wysokości 1m od posadzki

DETAL B

Zawór ze złączką do weża DN20 + izolator przepływów zwrotnych HA

LEGENDA:
EOW-01 – Elektryczny ogrzewacz wody

±0,00 = 83,70 m n.p.m.

UWAGA: Oznaczenia materiałów i wyposażenia wg opisu technicznego
UWAGA: Rysunek opracowano według warunków technologicznych zawartych w opisie technologicznym
UWAGA: Rury karbowane osłonowe poza zakresem dostawy technologii

Zmiany:	Opis	Data	Nazwisko	Podpis
Nazwa inwestycji: Rozbudowa i modernizacja biologiczno-mechanicznej oczyszczalni ścieków w Nagrodowicach				
Adres inwestycji: jednostka ewid.: Nagrodowice miejscowość, gmina Kleszczewo działka nr 84/4, 84/10, 85/2 obręb Krzyżowniki		Indeks 00	Data 10.2017	Rys. Nr R01 P 05.280/17
Branża: SANITARNA		Faza PW	Skala 1:50	ZW11.00
Rysunek: BUDYNEK TECHNICZNY RZUT PARTERU INST. ZIMNEJ WODY I C.W.U.		Imię i Nazwisko mgr inż. Magdalena Lewandowska	Nr uprawnień WKP/0145/PWOS/04spec. Instalacyjne	Specjalność Instalacyjne
		Sprawdził: mgr inż. Natalia Sikorska-Pawlicka	WKP/0274/POOS/04spec. Instalacyjne	Podpis
BIURO PROJEKTOWO – WYKONAWCZE ekoproMag Osiedle Jana III Sobieskiego 6/20 60-688 Poznań ekopromag@gmail.com				