


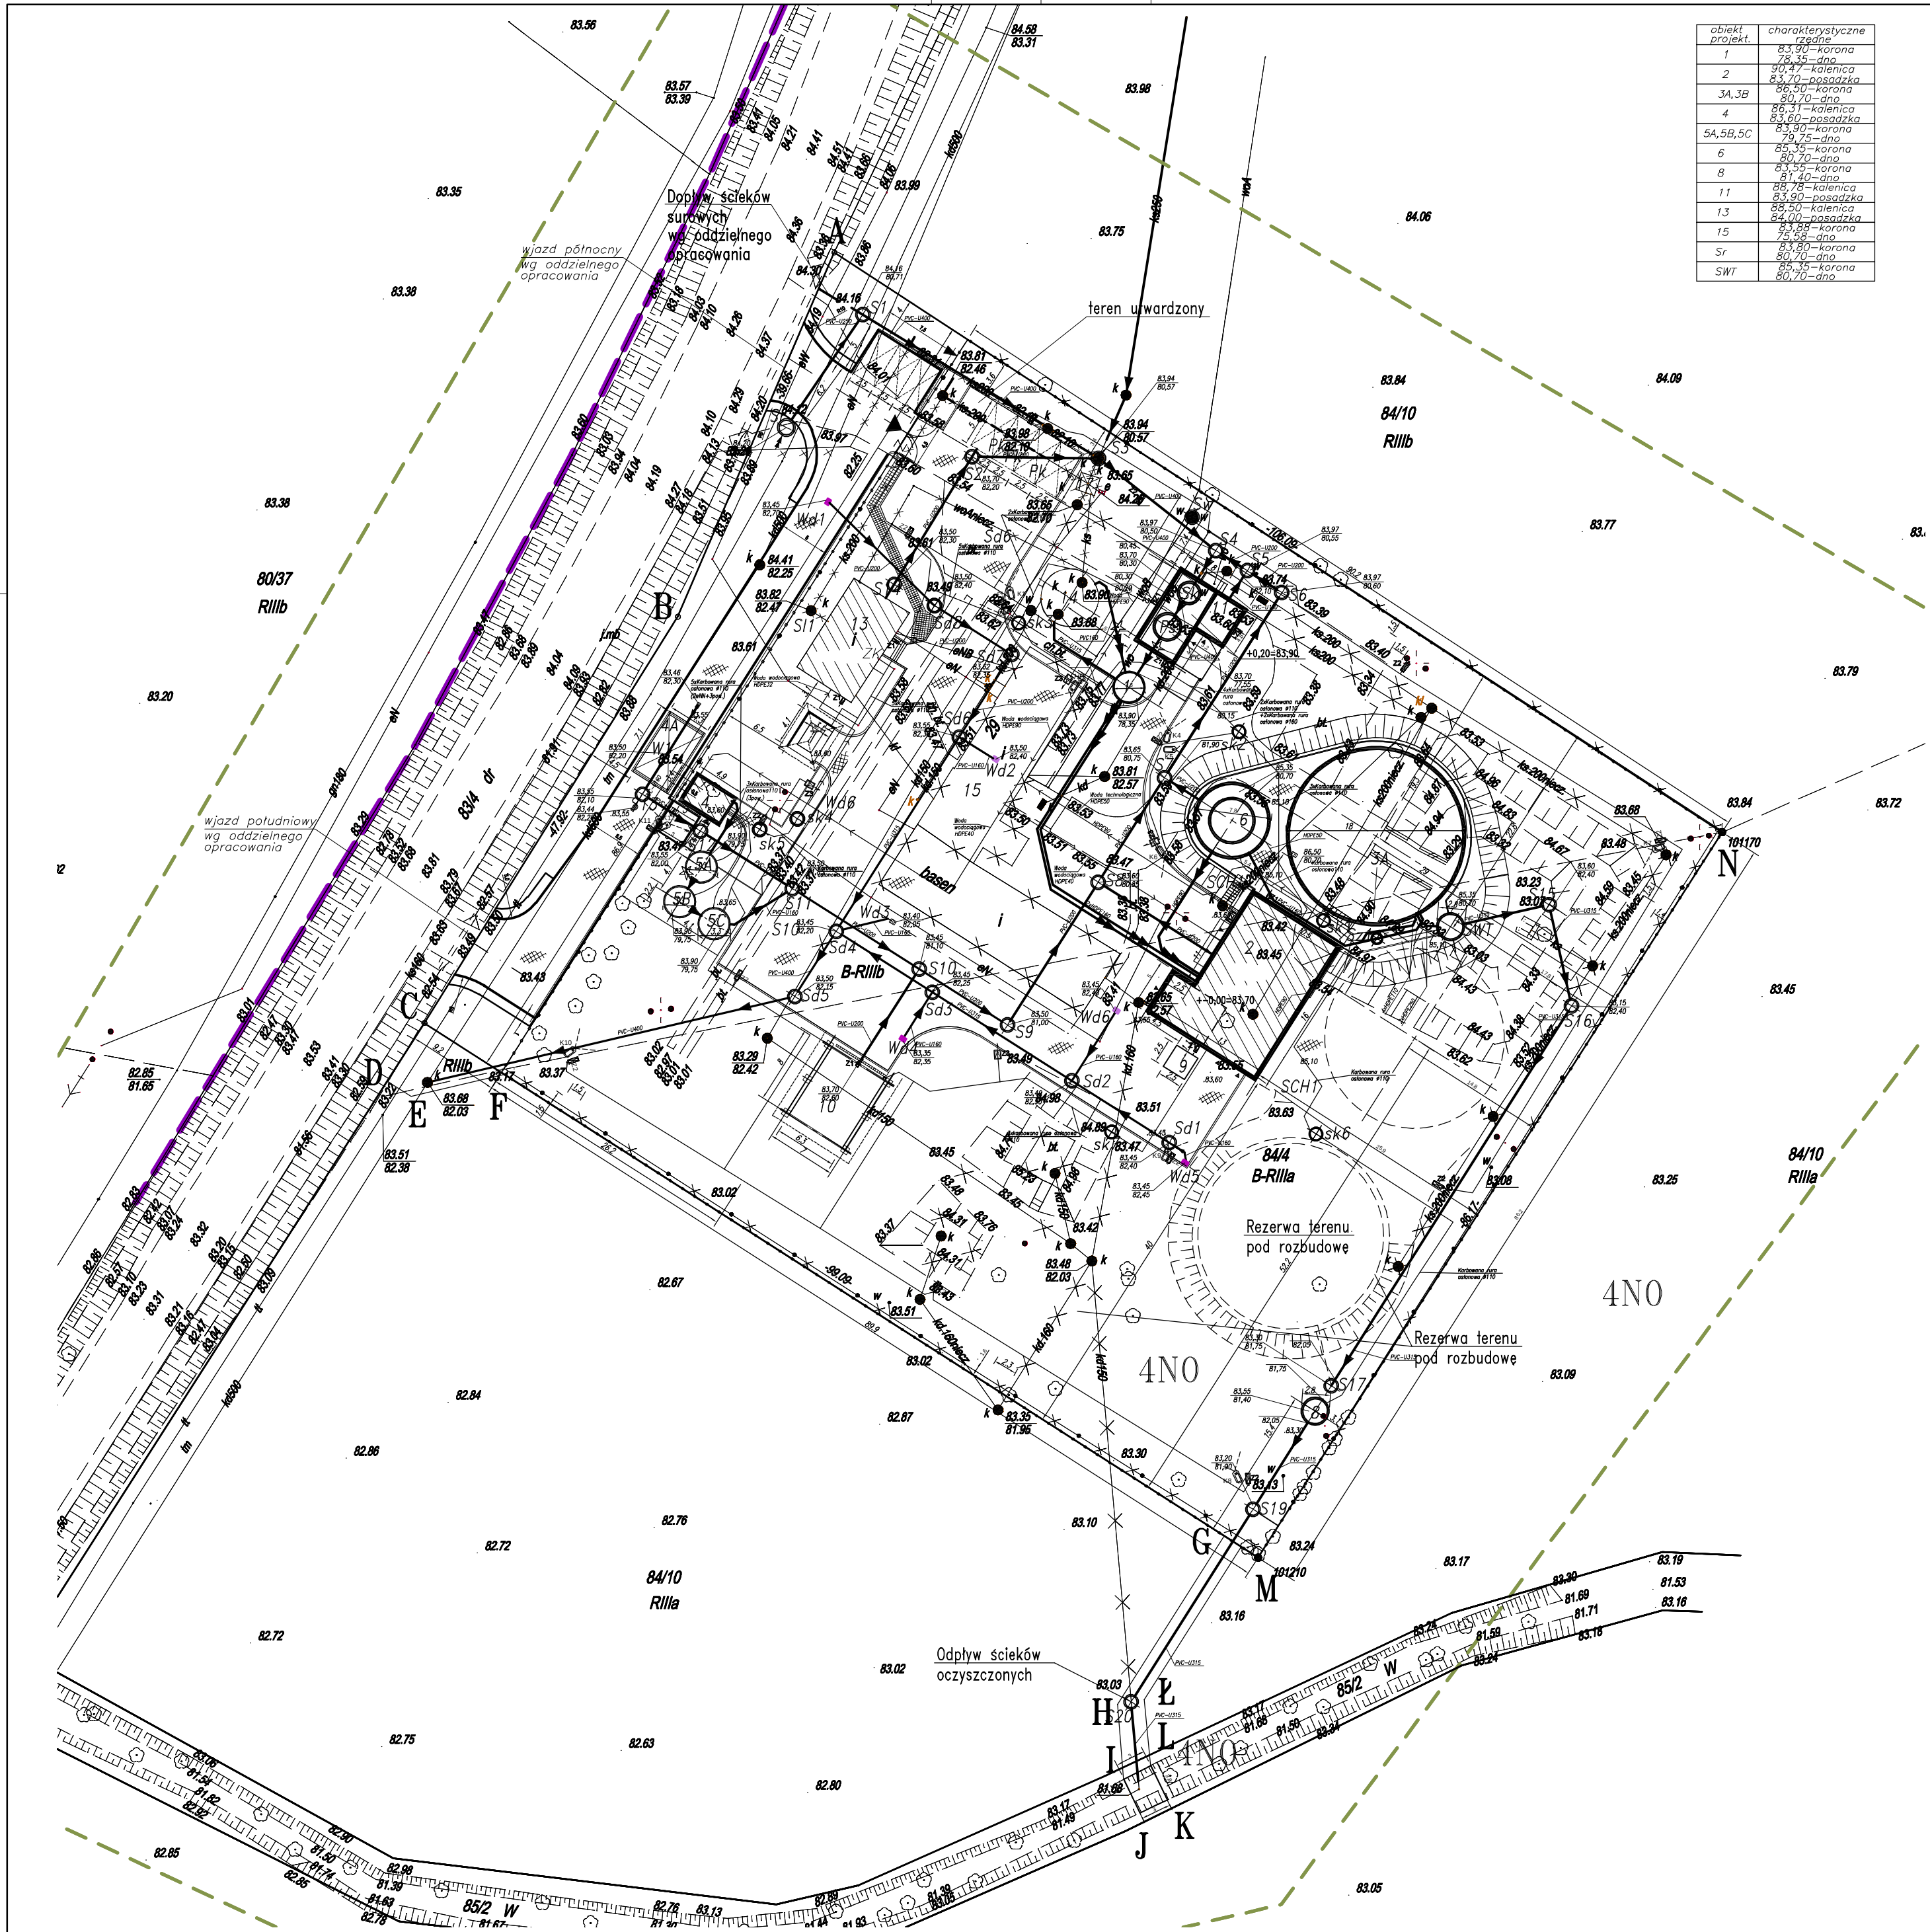

obiekt	charakterystyczne
1	83,90 – korona
2	78,15 – dno
3A, 3B	80,47 – kalenica
4	83,70 – posadzka
4	80,70 – dno
4	85,31 – kalenica
5A, 5B, 5C	83,60 – posadzka
6	85,35 – korona
6	80,70 – dno
8	81,45 – korona
11	85,75 – kalenica
13	83,90 – posadzka
15	83,88 – korona
Sr	75,58 – dno
SWT	83,90 – korona
SWT	80,70 – dno

ROZBUDOWA I MODERNIZACJA MECHANICZNO – BIOLOGICZNEJ OCZYSZCZALNI ŚCIEKÓW W NAGRADOWICACH

INWESTOR: ZAKŁAD KOMUNALNY W KLESZCZEWIE, SP.Z O.O. W ORGANIZACJI

OBIEKT: OCZYSZCZALNI ŚCIEKÓW W NAGRADOWICACH

ADRES: NAGRADOWICE, DZIAŁKI NR EW. 84/4, 84/10, 85/2, (OBREB KRZYŻOWNIKI)

SKALA: 1:500

ETAP I

OBIEKTY PROJEKTOWANE (BUDOWA)

- 1 – POMPOWIA ŚCIEKÓW
- 2 – BUDYNEK TECHNICZNY Z POMIESZCZENIEM NA KONTENER NA OSAD ODWODNIONY
- 3A – REAKTOR BIOLOGICZNY
- 4 – STANOWISKO ZLEWNE ŚCIEKÓW DOWOŻONYCH
- 4A – STANOWISKO ZLEWNE ŚCIEKÓW DOWOŻONYCH – PŁYTA NAJAZDOWA
- 5A, 5B, 5C – ZBIORNIK RETENCYJNO – UŚREDNIAJĄCY ŚCIEKÓW DOWOŻONYCH
- 6 – ZBIORNIK OSADU
- 7 – WIATA NA AGREGAT PRĄDOTWÓRCZY
- 8 – STANOWISKO POMIAROWE ŚCIEKÓW OCZYSZCZONYCH
- 9 – FUNDAMENT POD SIŁOS
- 10 – WIATA NA OSAD ODWODNIONY
- 11 – BUDYNEK MECHANICZNEGO OCZYSZCZANIA ŚCIEKÓW
- 12 – WYLOT ŚCIEKÓW OCZYSZCZONYCH

OBIEKTY PROJEKTOWANE (PRZEBUDOWA ISTNIEJĄCYCH)

- 13 – BUDYNEK SOCJALNO – TECHNICZNY
- 14 – ZBIORNIK RETENCYJNY ŚCIEKÓW OGÓLNYCH

OBIEKTY ISTNIEJĄCE (ROZBIÓRKA)

- 15 – REAKTOR BIOLOGICZNY Z ZAGĘSZCZACZEM OSADU, STANOWISKIEM ODWADNIANIA OSADU I STANOWISKIEM DMUCHAW
- 16 – WYLOT ŚCIEKÓW OCZYSZCZONYCH
- 17 – KOMORA Z SITEM SPIRALNYM

ETAP II

OBIEKTY PROJEKTOWANE (BUDOWA)

- 3B – REAKTOR BIOLOGICZNY

LEGENDA

- Budynki
- Obiekty istniejące
- Obiekty projektowane
- Obiekty i sieci istniejące do wyłączenia z eksploatacji, lub demontażu
- drogi i place projektowane
- Pk parking
- chodniki
- Rezerwa terenu pod rozbudowę

OZNACZENIE UZBROJENIA TERENU

- ścieki surowe z kanalizacji sanitarnej
- ścieki ogólne podczyszczone mechanicznie
- ścieki dowiezione
- ścieki oczyszczone
- osad nadmierny
- osad nadmierny do odwodnienia
- powietrze
- odcieki
- woda
- eNN sieci elektryczne

OZNACZENIA

- RUROCIĄGI GRAWITACYJNE
- RUROCIĄGI CIŚNIENIOWE
- SI STUDZIENKI KANALIZACYJNE (SANITARNE)
- SID STUDZIENKI KANALIZACYJNE (DESZCZOWE)
- WD WPŁYT KANALIZACJI DESZCZOWEJ
- SW STUDNIA WODOMIERZOWA
- Sr STUDNIA ROZPRĘŻNA
- SWT STUDNIA WODY TECHNOLOGICZNEJ
- Sz STUDNIA ZASUW
- OL ODWODNIENIE LINIOWE
- sk STUDNIA KABLOWA
- ZIELEŃ IGLASTA
- DRZEWA DO WYCIECIA – DECYZJA...
- OGRODZENIE PROJEKTOWANE TERENU OCZYSZCZALNI
- OGRODZENIE ISTNIEJĄCE TERENU OCZYSZCZALNI
- ISTN. WIĄZD NA TEREN OCZYSZCZALNI
- HP HYDRANT PPOŻ.
- OSWIETLENIE
- ZŁĄCZE ELEKTRYCZNE KABLOWE
- KRATA HAKOWA
- PIASKOWNIK PIONOWY
- ZAKRES INWESTYCJI
- OZNACZENIE PRZEZNACZENIA TERENU WG MPZP
- GRANICA DZIAŁEK

±0,00 = 83,70 m n.p.m.

UWAGA: Oznaczenia materiałów i wyposażenia wg opisu technicznego

UWAGA: Rysunek opracowano według warunków technologicznych zawartych w opisie technologicznym

UWAGA: Rury Arot poza zakresem dostawy technologii

Zmiany:	Opis	Data	Imię i Nazwisko	Podpis
Nazwa inwestycji: Rozbudowa i modernizacja biologiczno-mechanicznej oczyszczalni ścieków w Nagradowicach				
Adres inwestycji: jednostka ewid.: Nagradowice miejscowość, gmina Kleszczewo działka nr 84/4, 84/10, 85/2 obręb Krzyżowniki		Indeks 00	Data 10.2017	Rys. Nr R00 P 05.280/17
Branża: ZAGOSPODAROWANIE		Faza PW	Skala 1:500	ZG10.00
Rysunek: PLAN ZAGOSPODAROWANIA TERENU	Projektował: mgr inż. arch. Adam Sparzyński	Nr uprawnień WP-0A/00K/19/8/2007	Specjalność spec. architektoniczna	Podpis
	Sprawił: mgr inż. arch. Kłodyna Mateksa	Nr uprawnień WP-0A/00K/19/8/2010	Specjalność spec. architektoniczna	
BIURO PROJEKTOWO – WYKONAWCZE ekoproMag Osiedle Jana III Sobieskiego 6/20 60-688 Poznań ekopromag@gmail.com				