



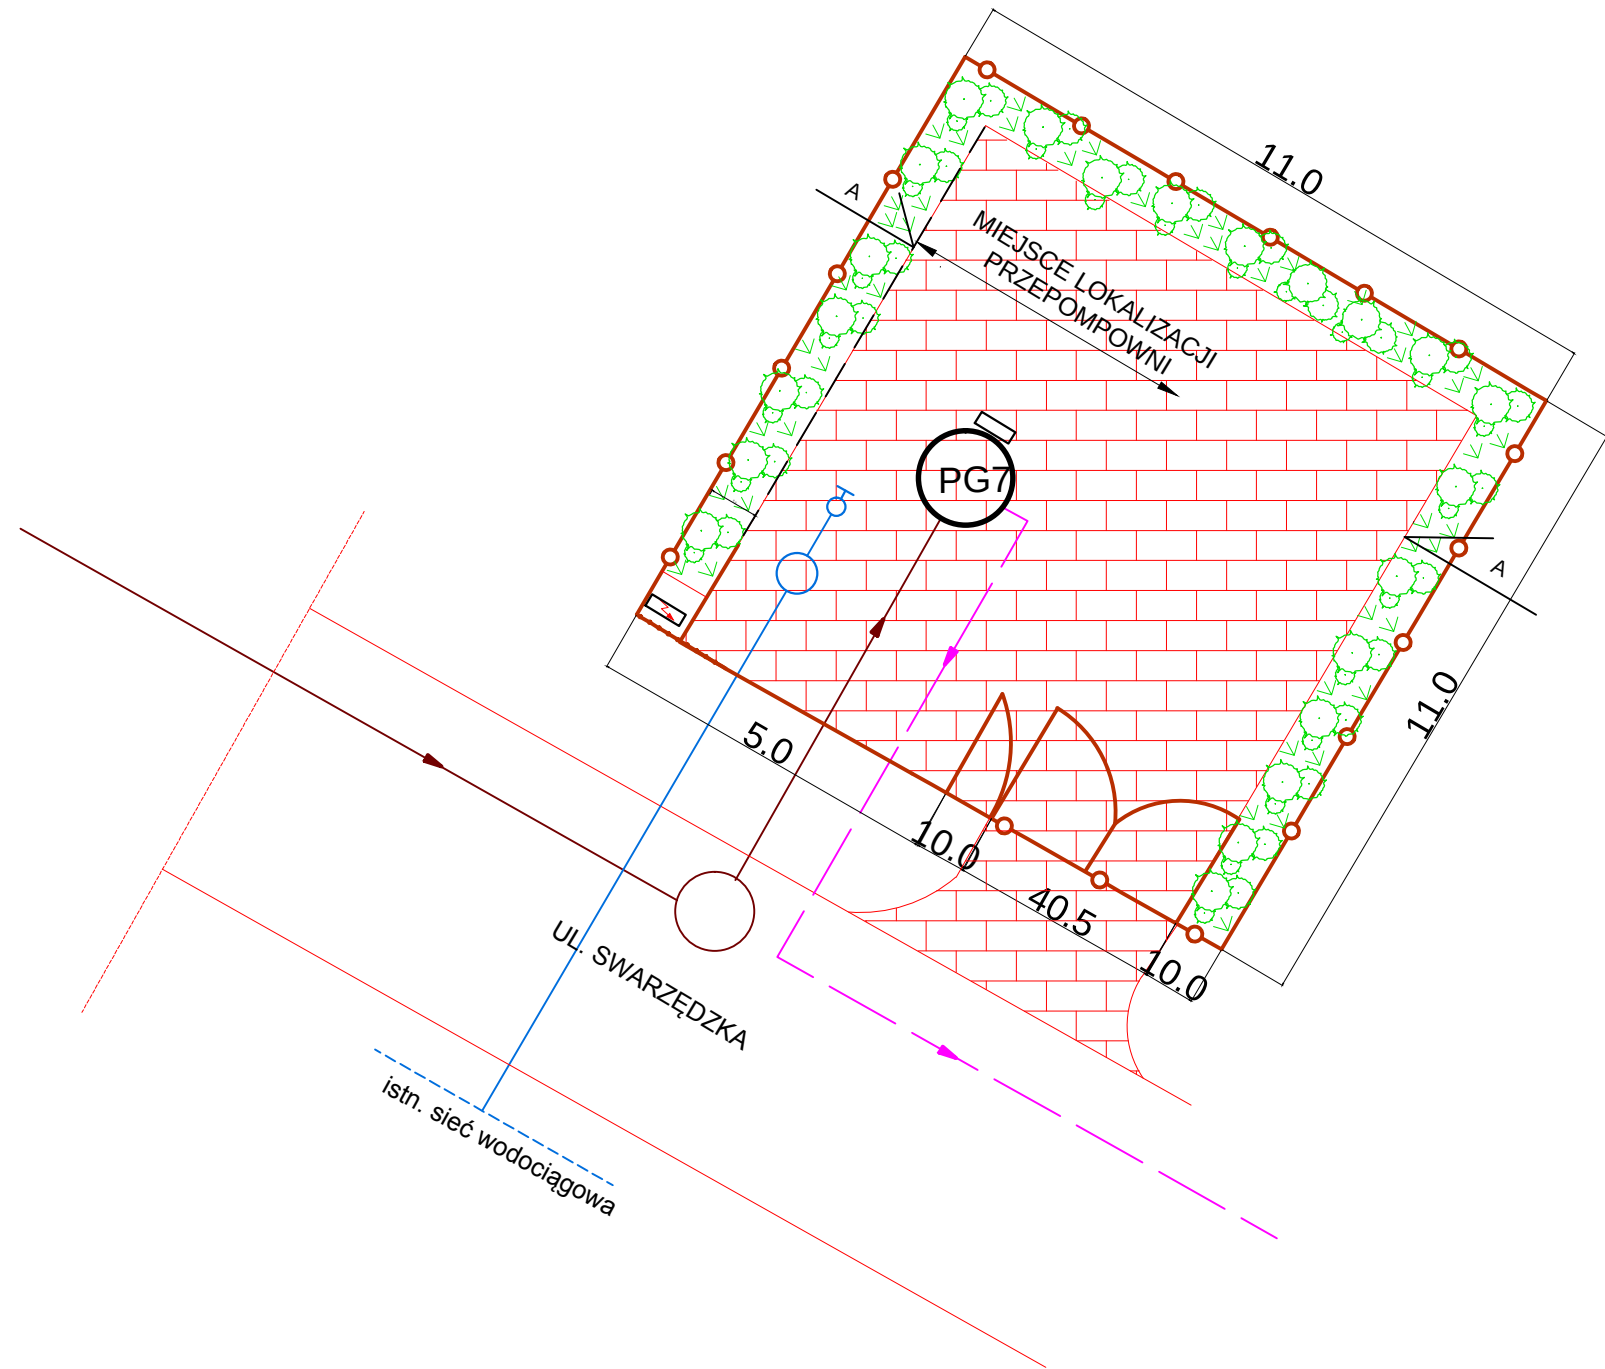

A

Przekrój A-A
skala 1:50

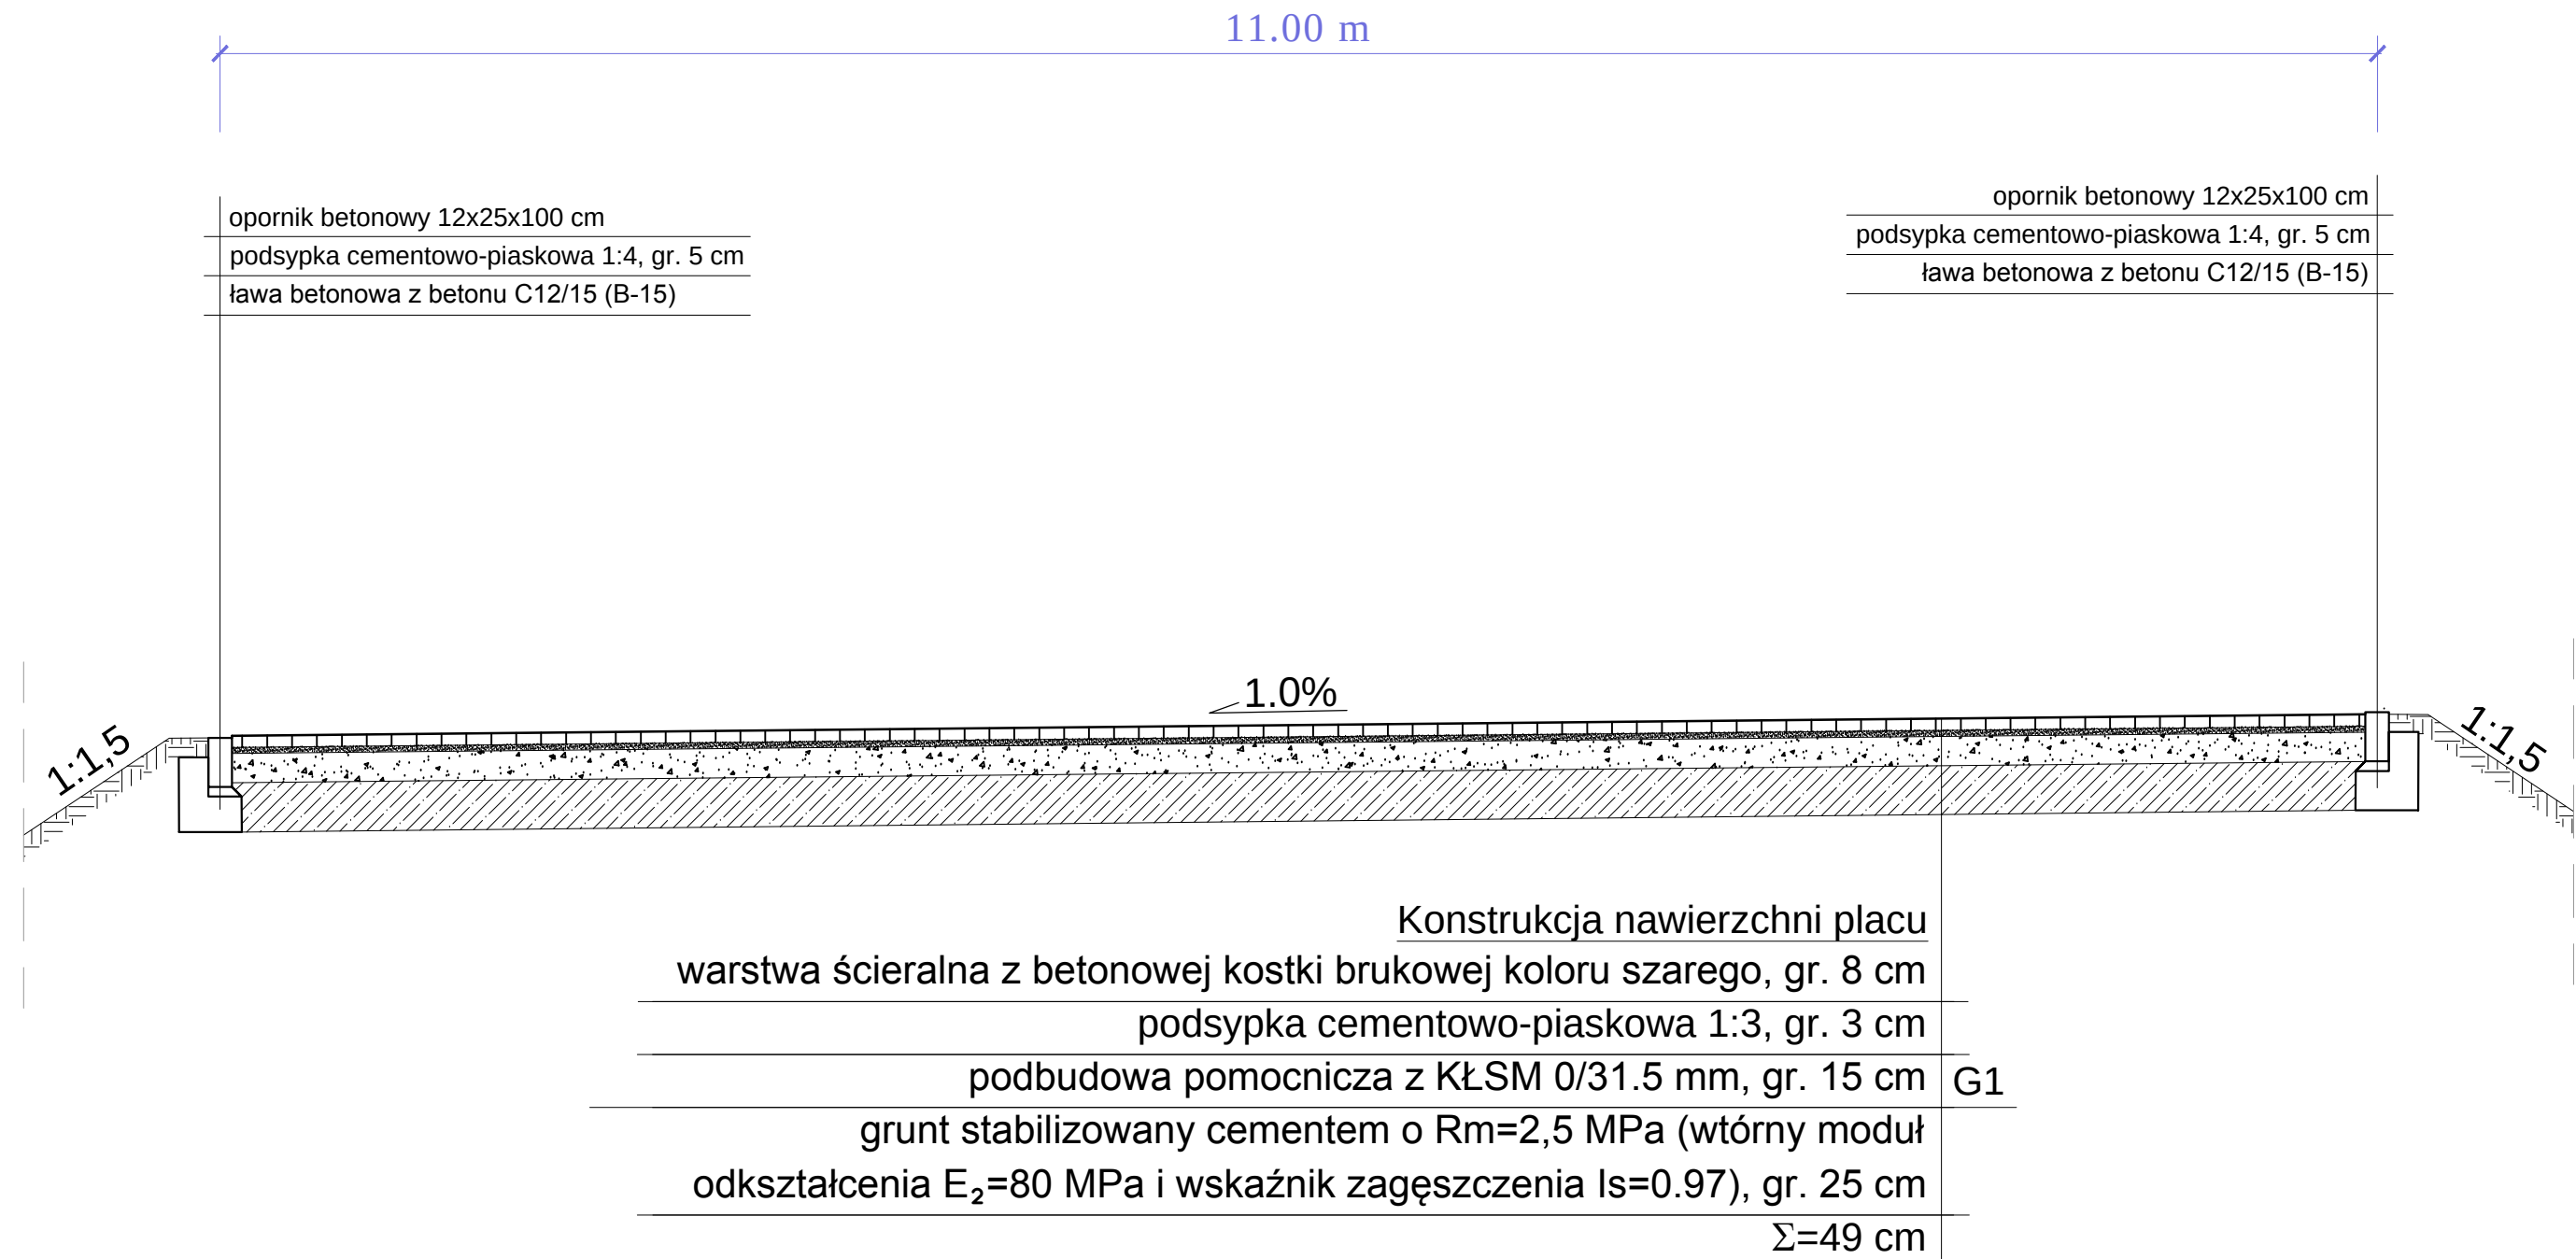

INWESTOR		
Zakład Komunalny w Kleszczewie		
		
ul. Sportowa 3 63-005 Kleszczewo		
ZAMAWIAJĄCY		
Zakład Komunalny w Kleszczewie		
		
ul. Sportowa 3 63-005 Kleszczewo		
JEDNOSTKA PROJEKTOWA		
PRZEDSIĘBIORSTWO PROJEKTOWO-USŁUGOWE DROMAX sp. z o.o. 		
ul. K. Libelta 1A lok. 2, 61-706 POZNAŃ e-mail: biuro@d-dromax.pl tel. + 48 724 202 772 fax. +48 (61) 223 24 78 web: www.d-dromax.pl		
STADIUM	PROJEKT WYKONAWCZY	
TEMAT	Projekt odcinka sieci wodociągowej i kanalizacyjnej w ulicy Swarzędzkiej i w ulicach przyległych w Górzewie	
TYTUŁ RYSUNKU	PLAN ZAGOSPODAROWANIA TERENU PRZEPOMPOWNI	
BRANŻA	SANITARNA	
STANOWISKO	IMIĘ I NAZWISKO	PODPIS
PROJEKTOWAŁ	inż. Agnieszka Rak	
NR UPRAWNIENI/SPECJALNOŚĆ	SLK/1158/PW/0506 mgr inż. Agnieszka Rak	
SPRAWDZIŁ	mgr inż. Agnieszka Pach	
NR UPRAWNIENI/SPECJALNOŚĆ	7131/71302/13/PW/0502 mgr inż. Agnieszka Pach	
DATA OPRACOWANIA	SKALA	NR RYSUNKU_ARKUSZ
02.02.2017	-	03
Nazwa pliku: 072_PW_SS_pp_03_A.dwg (072_PW_SS_pp_03A.pdf)		